
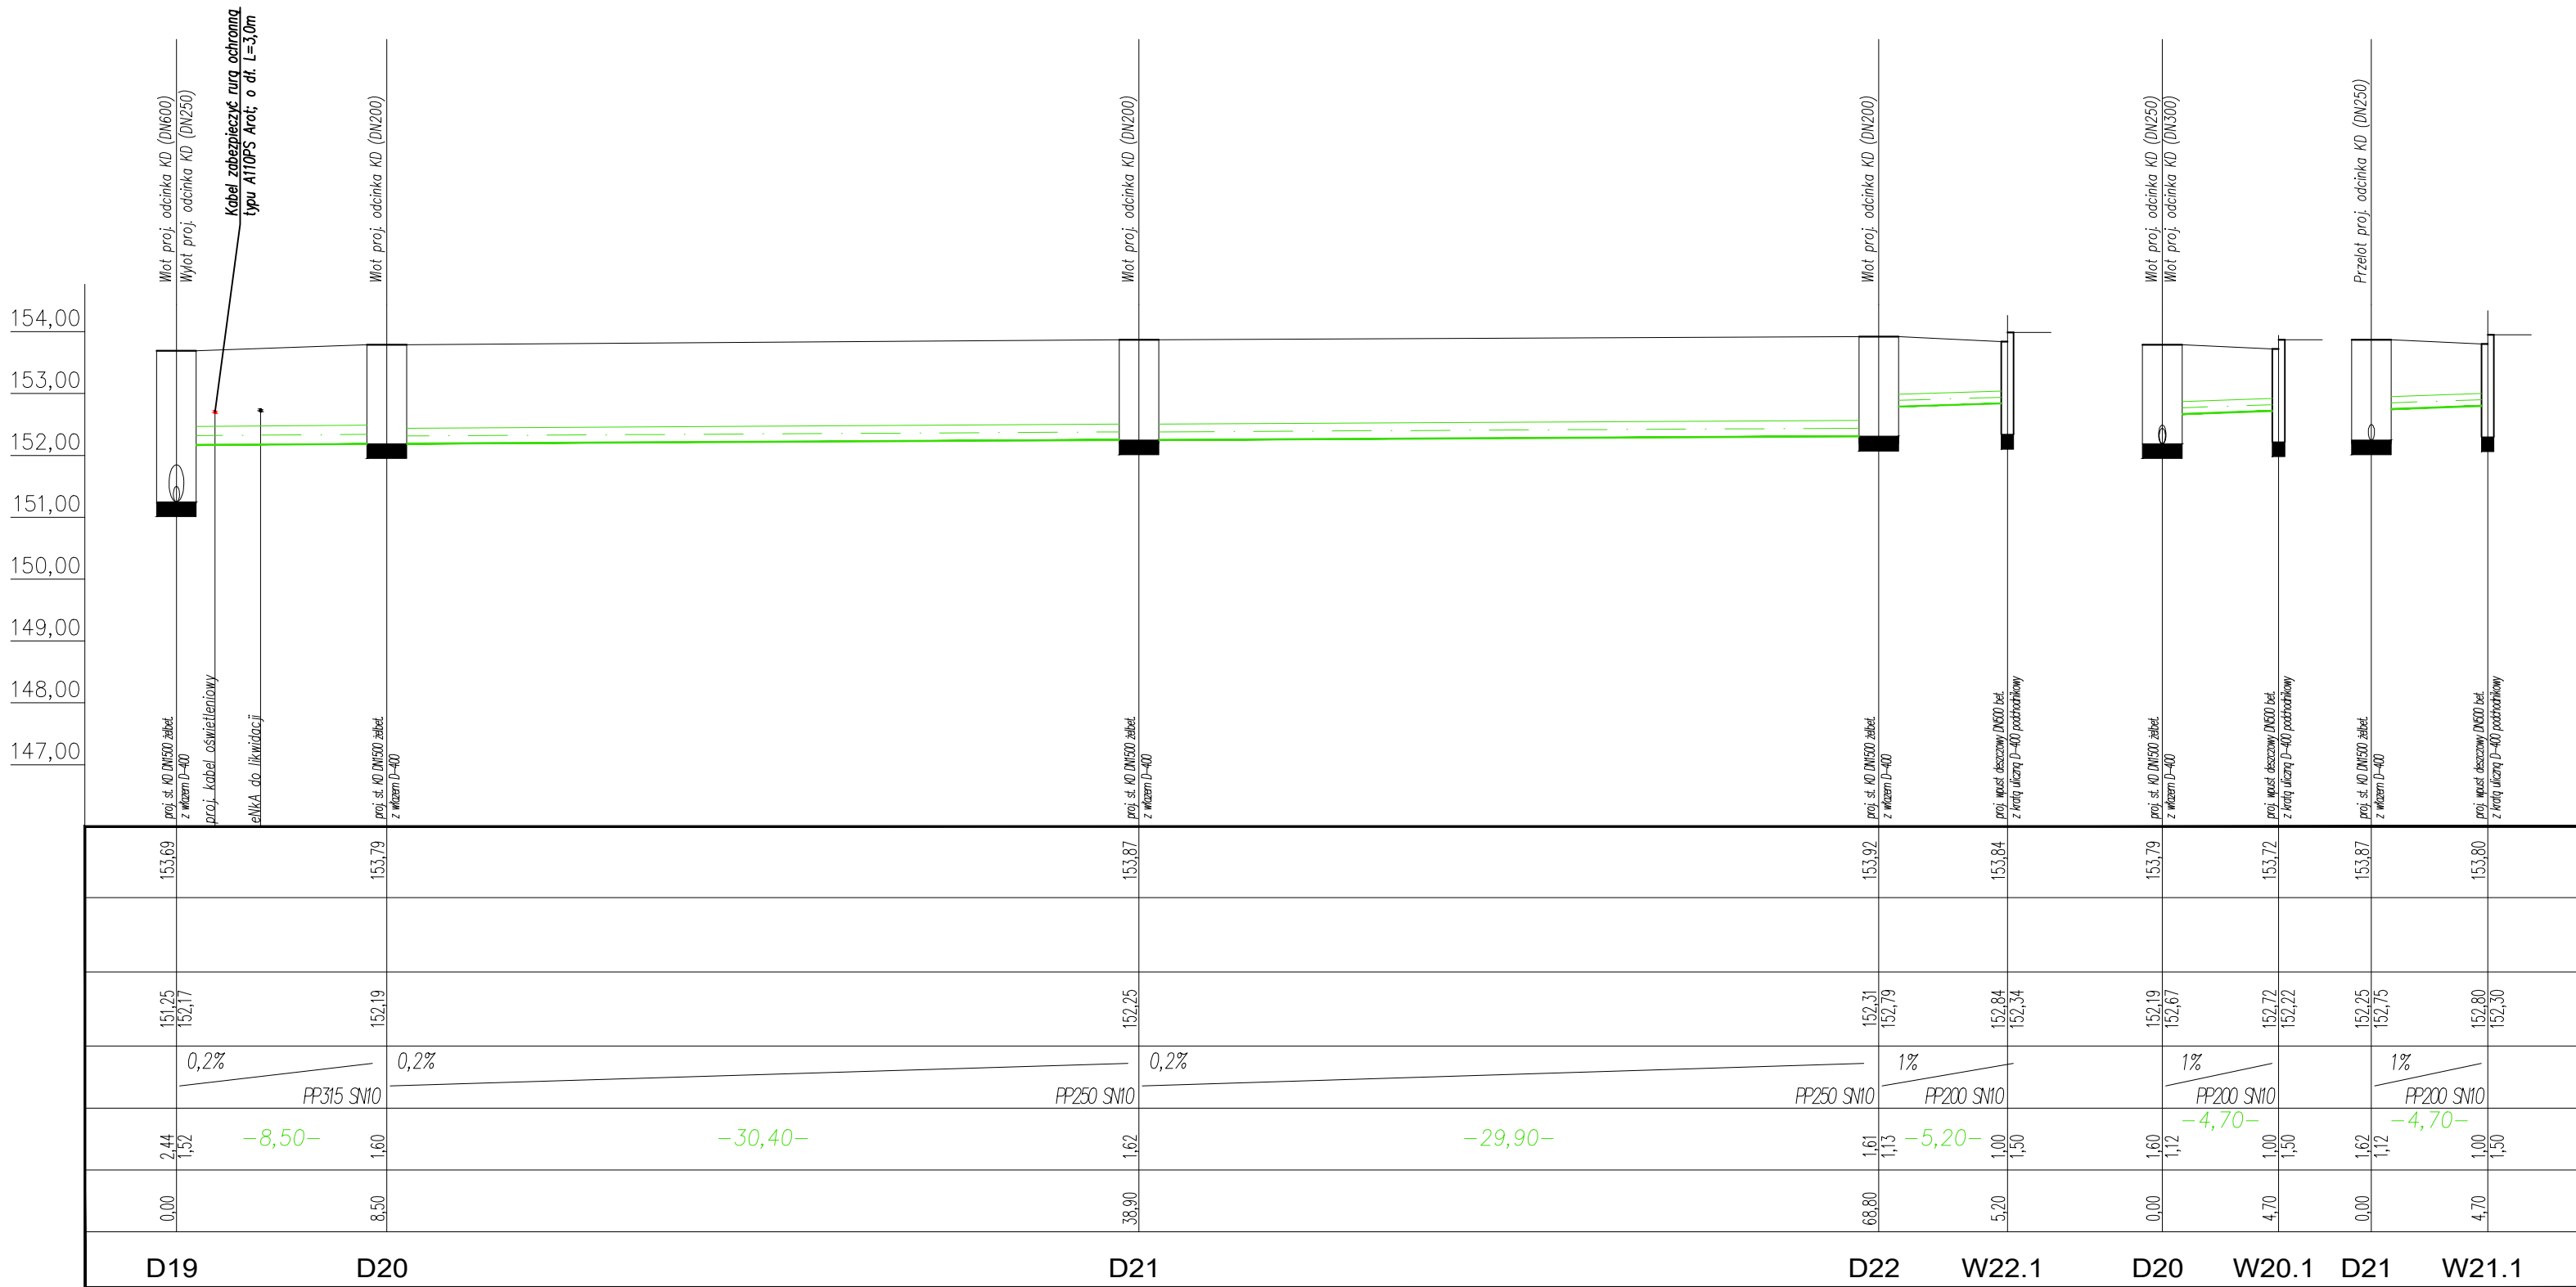


PROFIL PODŁUŻNY ODCINKA KANALIZACJI DESZCZOWEJ w ul. Dąbrowskiego cz 1.

SKALA 1:100/250

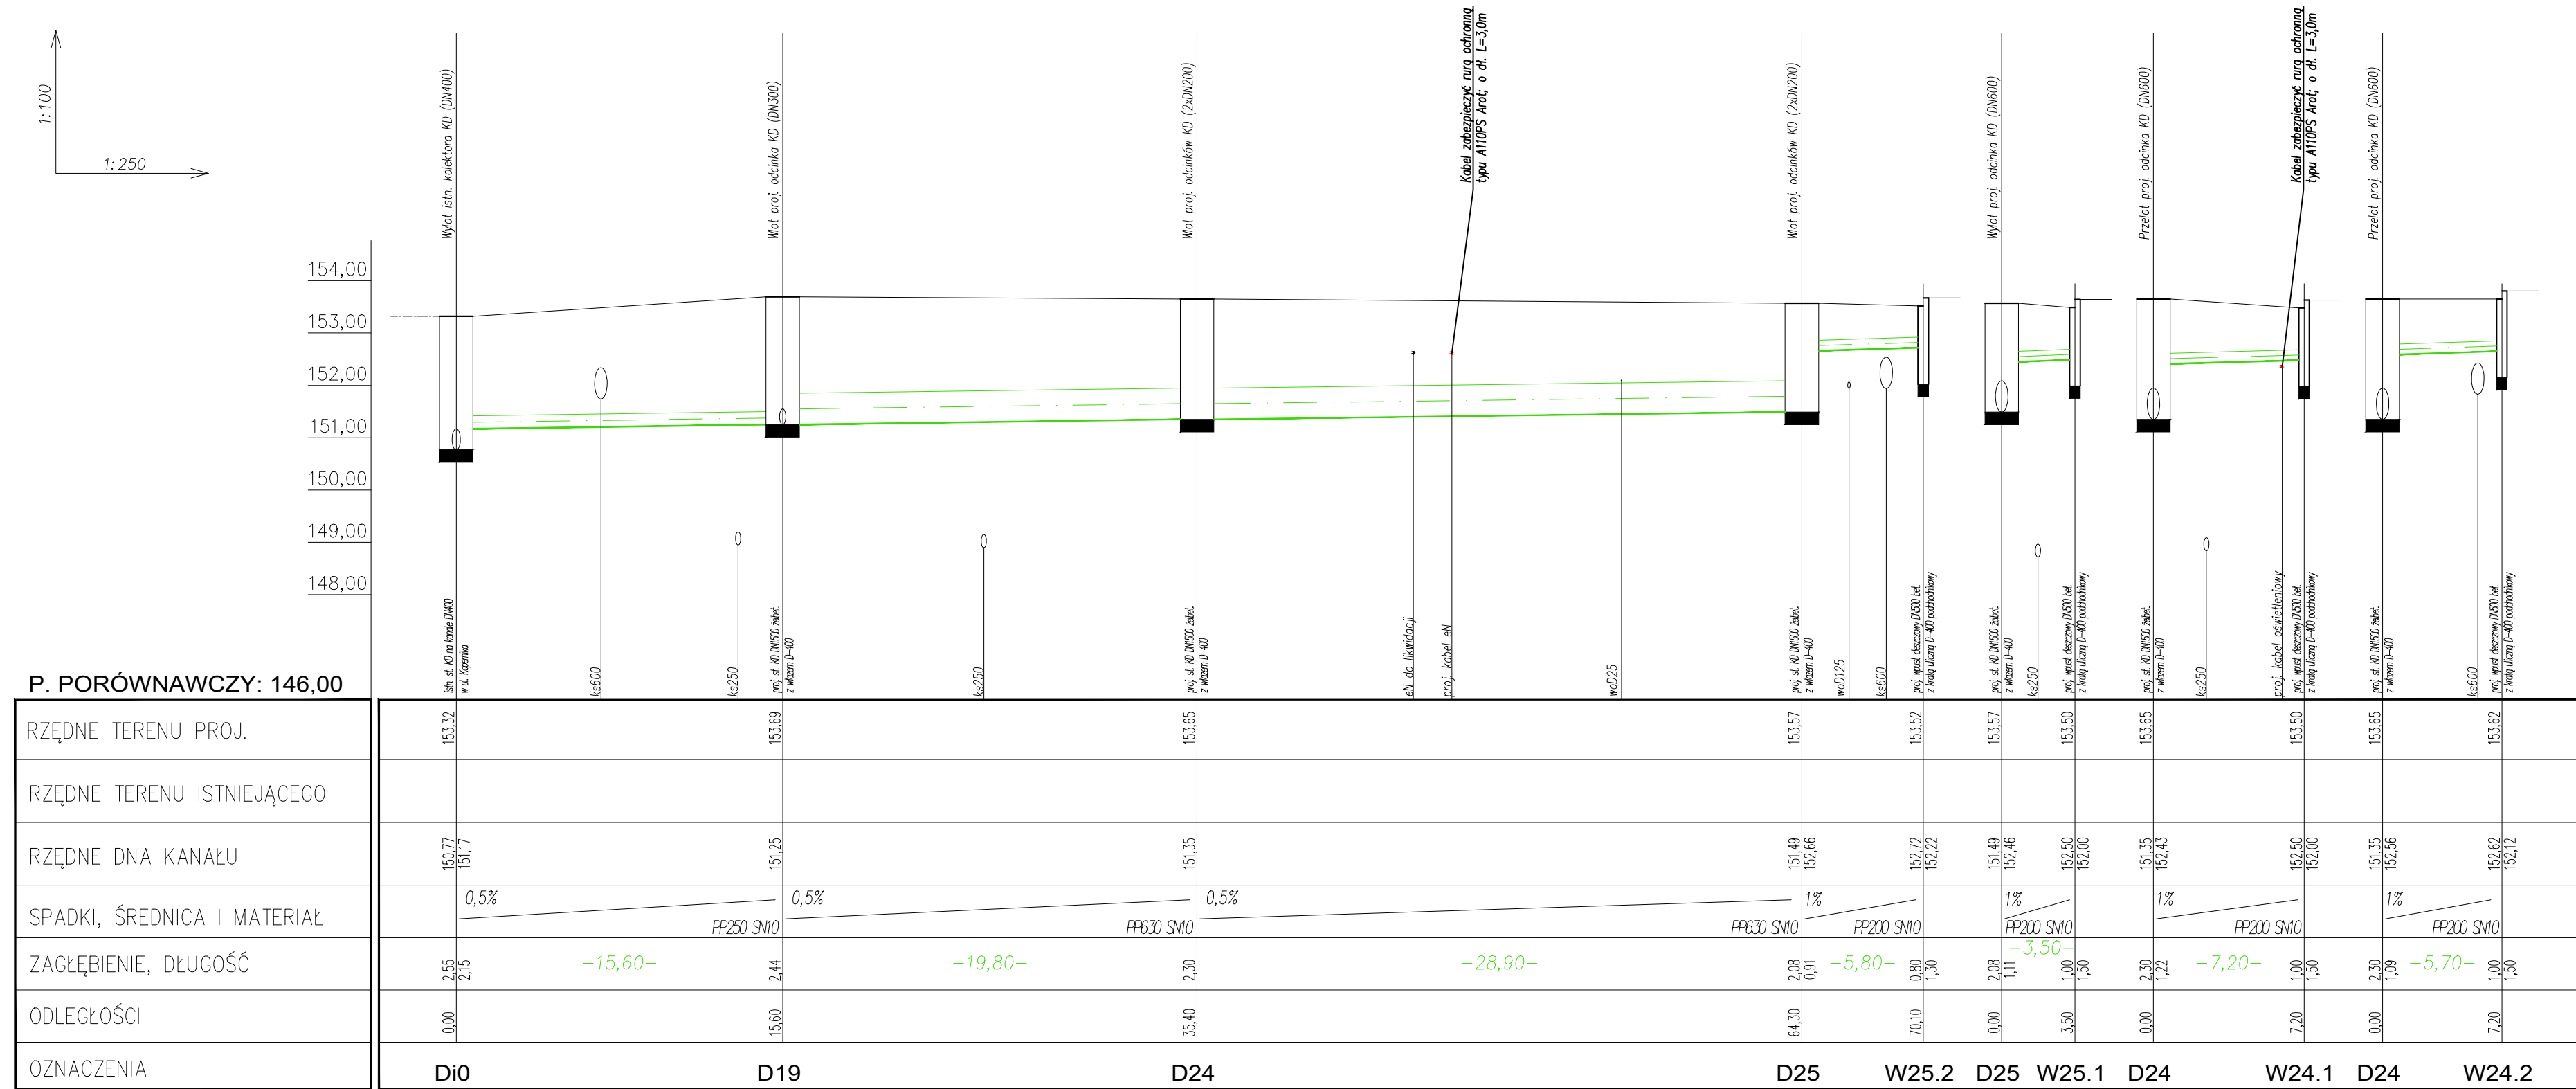

OZNACZENIA:

- Di0 – istn. studzienka kanalizacji deszczowej
- D19–D25 – proj. studzienki kanalizacji deszczowej
DN1500 żelbetowe z włazem D400
- W20.1–W25.2 – proj. wpusty deszczowe z osadnikiem
DN500 betonowe z kratą D400 podchodnikowe

- projektowana kanalizacja deszczowa
- poziom terenu projektowanego
- poziom terenu istniejącego

UWAGA! Zagłębienia istniejących sieci uzbrojenia terenu wysowno na profilach orientacyjnych, dlatego niezbędne jest prowadzenie wszelkich robót w pobliżu istniejącego uzbrojenia terenu pod nadzorem użytkowników tych sieci

Ewentualne kolizje należy usuwać poprzez dokonanie przekładek sieci istniejących (kable teletechniczne oraz elektroenergetyczne przekładać ponad projektowany rurociąg)

Jednostka Projektowa	Biuro Usług Budowlanych mgr inż. Andrzej Głęb		Inwestor: Zarząd Powiatu Stalowski ul. Podłena 15 37-450 Stalowa Wola
Jednostka Projektowa	ul. Targowa 16, 37-464 Stalowa Wola		
Jednostka Projektowa	tel/fax 15-642-03-00 M. 509 725 493		
Jednostka Projektowa	glabannamaria@gmail.com		
Nazwa Inwestycji			Stadium Projekt wykonawczy
Rozbudowa drogi powiatowej nr 2502R ul. Dąbrowskiego w Stalowej Woli etap 2			
Lokalizacja: Ul. Dąbrowskiego obręb ew. 0001 Charzewice, 0002 Rozwadow jednostka ewidencyjna 181801_1 Stalowa Wola			
Nazwa rysunku. Profil podłużny odcinka kanalizacji deszczowej w ul. Dąbrowskiego cz. 1.			
Projektant	branża sanitarna	mgr inż. Zdzisław Żurecki upr.proj. b.o 156/Tbg/94	Skala 1:100/250
		mgr inż. Katarzyna Ochotok	Data 2019r.
Asystent proj.			Nr rysunku 3
Sprawdził		mgr inż. Grzegorz Stypa upr.proj. b.o. PDK.0001/POOS/08	