



PROFIL PODŁUŻNY ODCINKA KANALIZACJI DESZCZOWEJ w ul. Dąbrowskiego cz 3.

SKALA 1:100/250

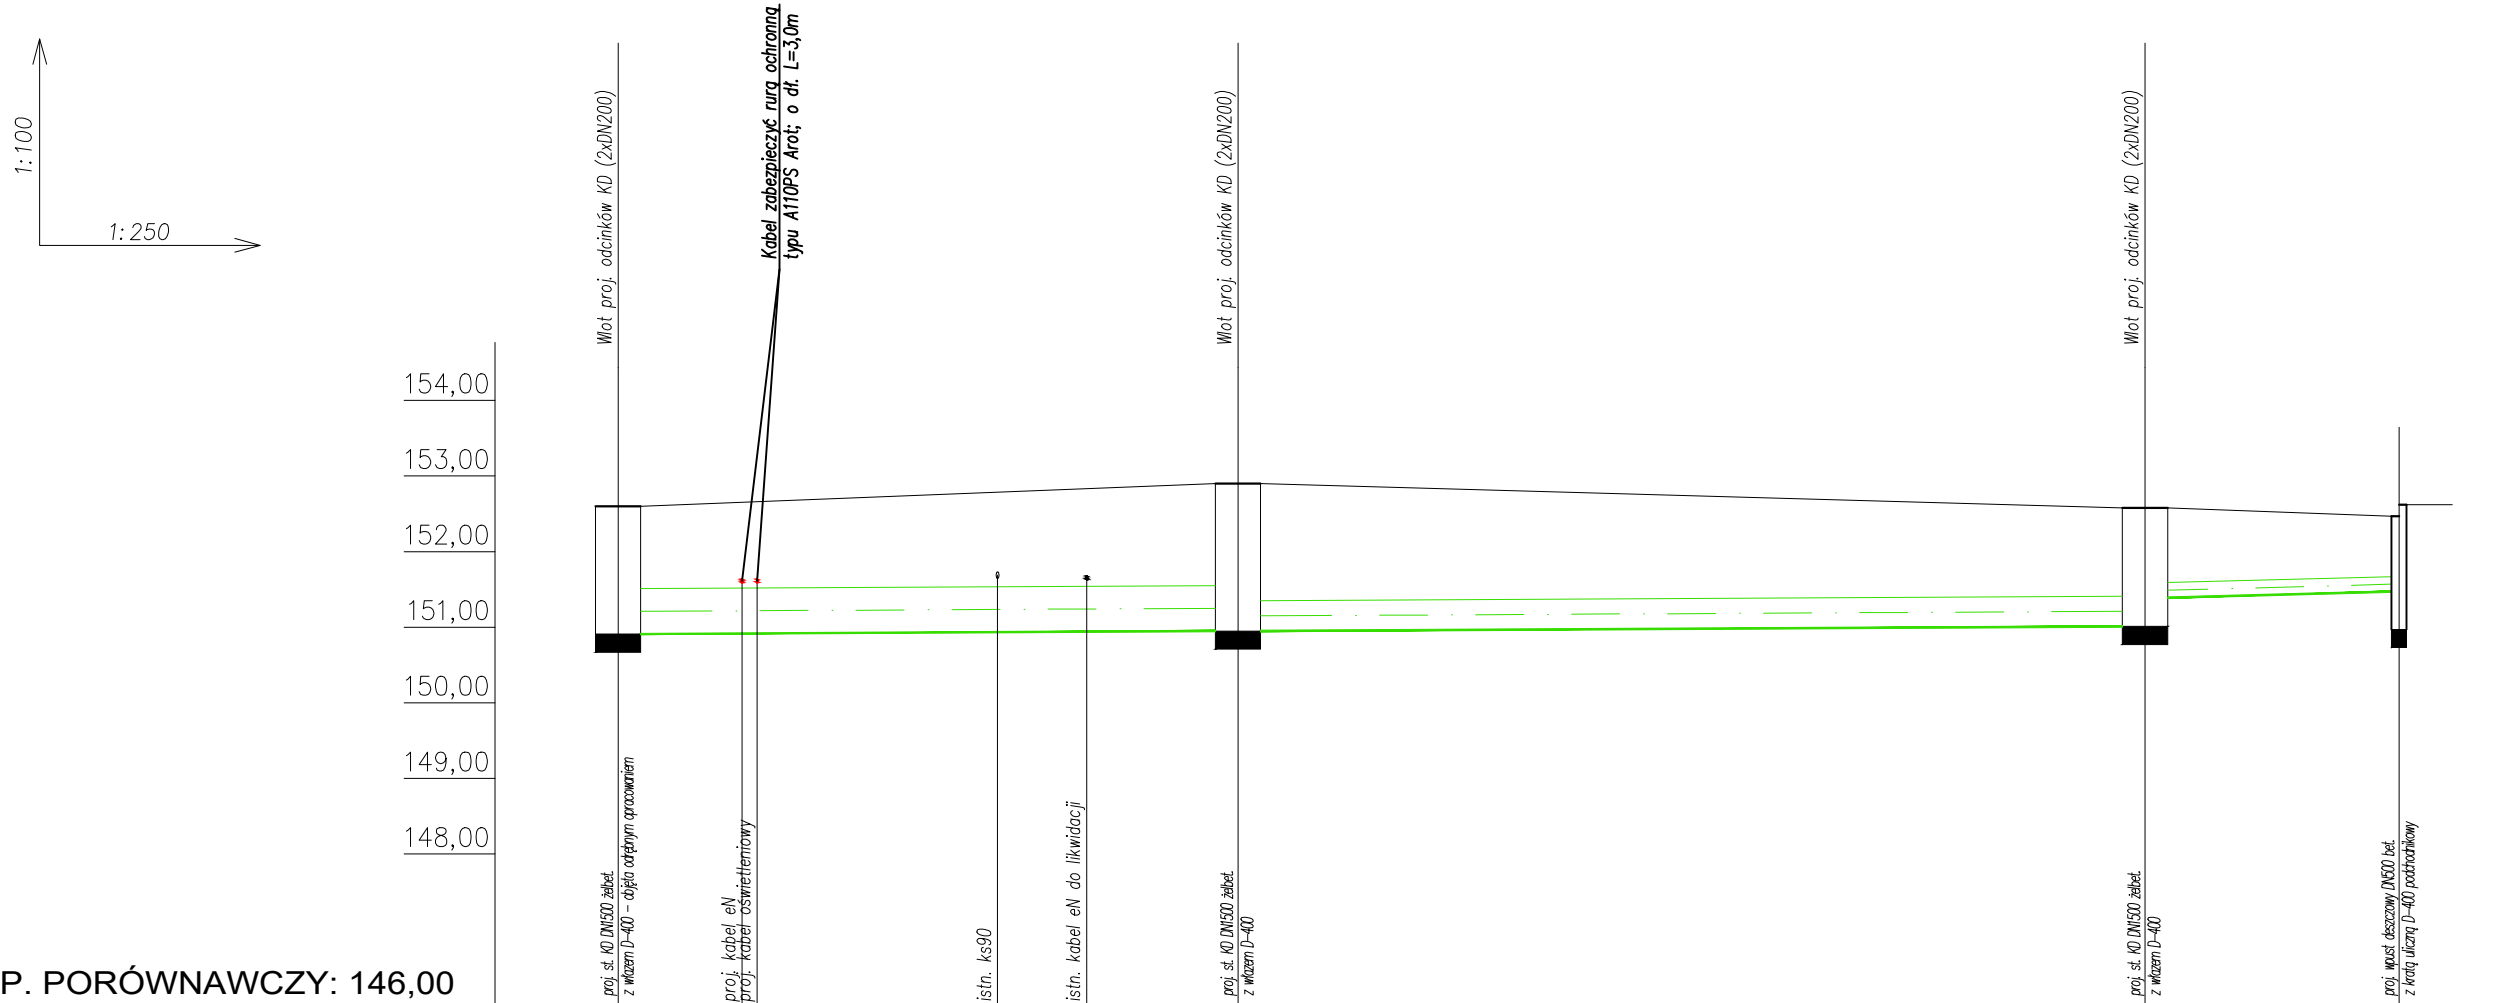

P. PORÓWNAWCZY: 146,00

RZĘDNE TERENU PROJ.	152,60	152,60	152,58	152,48
RZĘDNE TERENU ISTNIEJĄCEGO				
RZĘDNE DNA KANAŁU	150,91	150,95	151,01	151,48
SPADKI, ŚREDNICA I MATERIAŁ	0,2%	0,2%	1%	
ZAGŁĘBIENIE, DŁUGOŚĆ	1,69	1,95	1,57	1,30
ODLEGŁOŚCI	0,00	20,50	50,50	238,70
OZNACZENIA	D7	D8	D9	W9.1

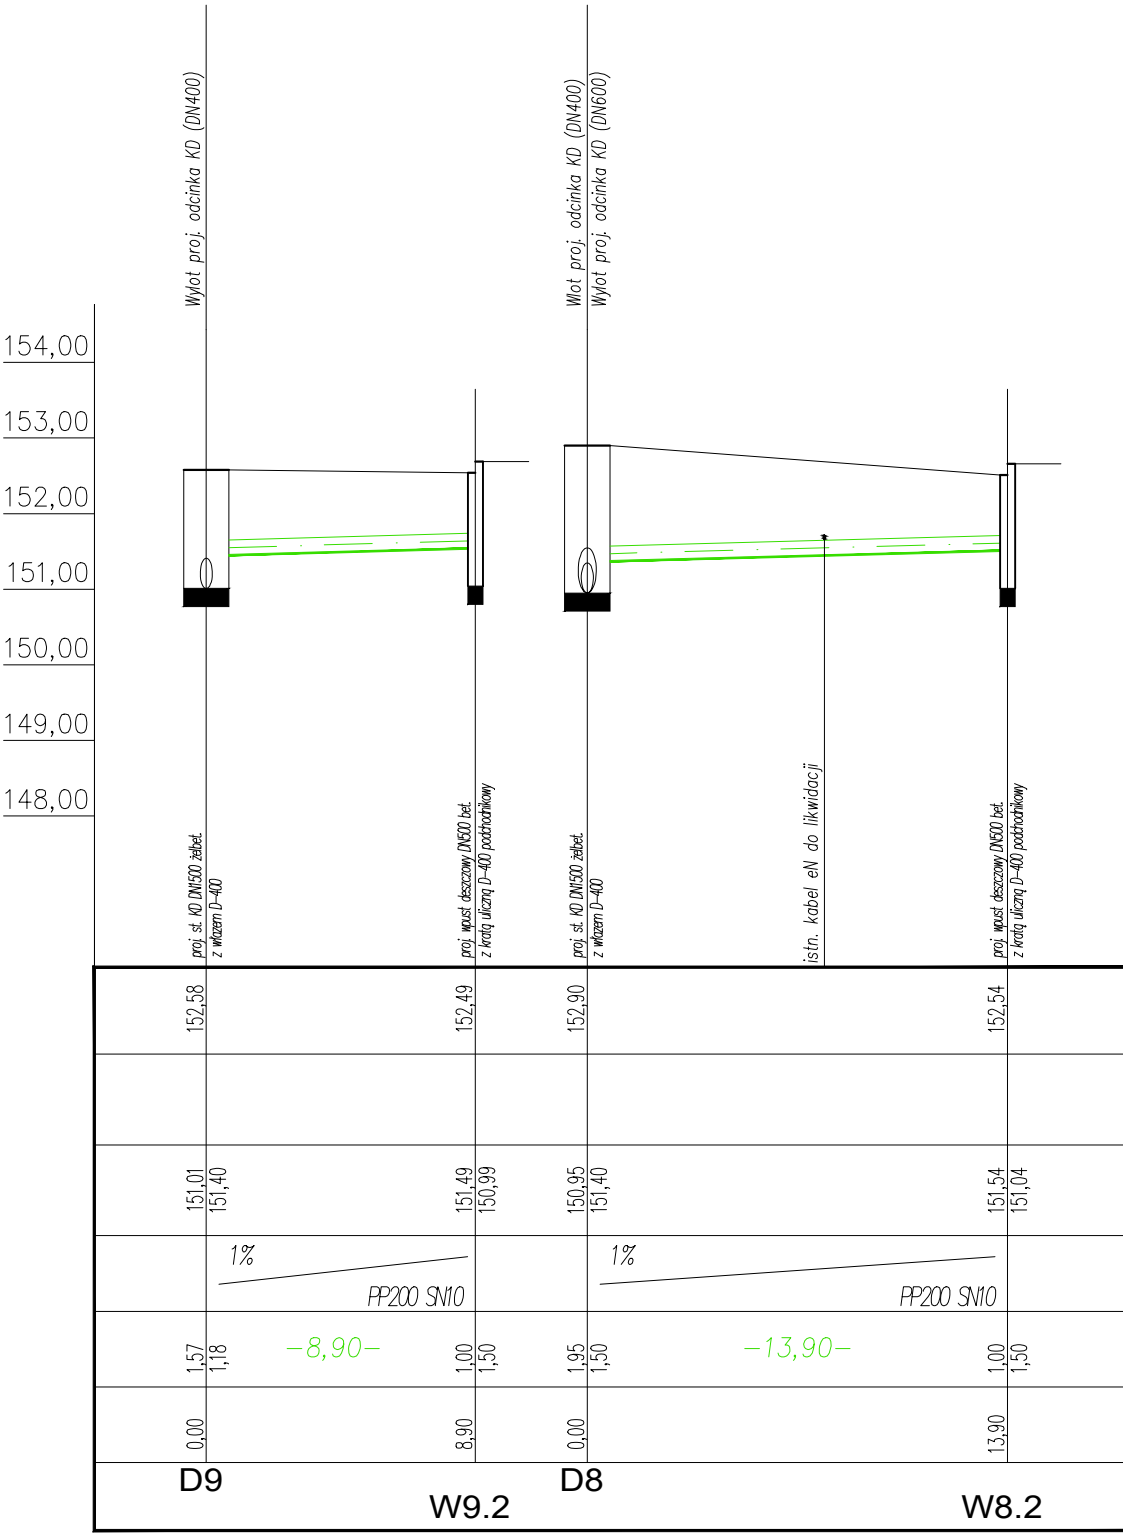

OZNACZENIA:

D7 – proj. studzienka kanalizacji deszczowej objęta odrębnym opracowaniem

D8–D9 – proj. studzienki kanalizacji deszczowej DN1500 żelbetowe z włazem D400

W8.2–W9.2 – proj. wpusty deszczowe z osadnikiem DN500 betonowe z kratą D400 podchodnikowe

projektowana kanalizacja deszczowa

poziom terenu projektowanego

poziom terenu istniejącego

UWAGA! Zagłębienia istniejących sieci uzbrojenia terenu wrysowano na profilach orientacyjnie, dlatego niezbędne jest prowadzenie wszelkich robót w pobliżu istniejącego uzbrojenia terenu pod nadzorem użytkowników tych sieci

Ewentualne kolizje należy usuwać poprzez dokonanie przekładek sieci istniejących (kable teletechniczne oraz elektroenergetyczne przekładać ponad projektowany rurociąg)

Jednostka Projektowa	Biuro Usług Budowlanych <i>mgr inż. Andrzej Głab</i> ul. Targowa 16, 37-464 Stalowa Wola tel/fax 15-642-03-00 M. 509 725 493 <i>glabannamaria@gmail.com</i>			Inwestor: Zarząd Powiatu Stalowowskiego ul. Podleśna 15 37-450 Stalowa Wola
Jednostka Projektowa				
Nazwa Inwestycji	Rozbudowa drogi powiatowej nr 2502R ul. Dąbrowskiego w Stalowej Woli etap 2			Stadium Projekt wykonawczy
Lokalizacja: Ul. Dąbrowskiego obręb ew. 0001 Charzewice, 0002 Rozwadów jednostka ewidencyjna 181801_1 Stalowa Wola				
Nazwa rysunku. Profil podłużny odcinka kanalizacji deszczowej w ul. Dąbrowskiego cz 3.				
Projektant	branża sanitarna	mgr inż. Zdzisław Żurecki upr.proj. b.o 156/Tbg/94		Skala 1:100/250
Asystent proj.		mgr inż. Katarzyna Ochorok		Data 2019r.
Sprawdził		mgr inż. Grażyna Stypa upr.proj. b.o. PDK/0001/POOS/08		Nr rysunku 5